
 
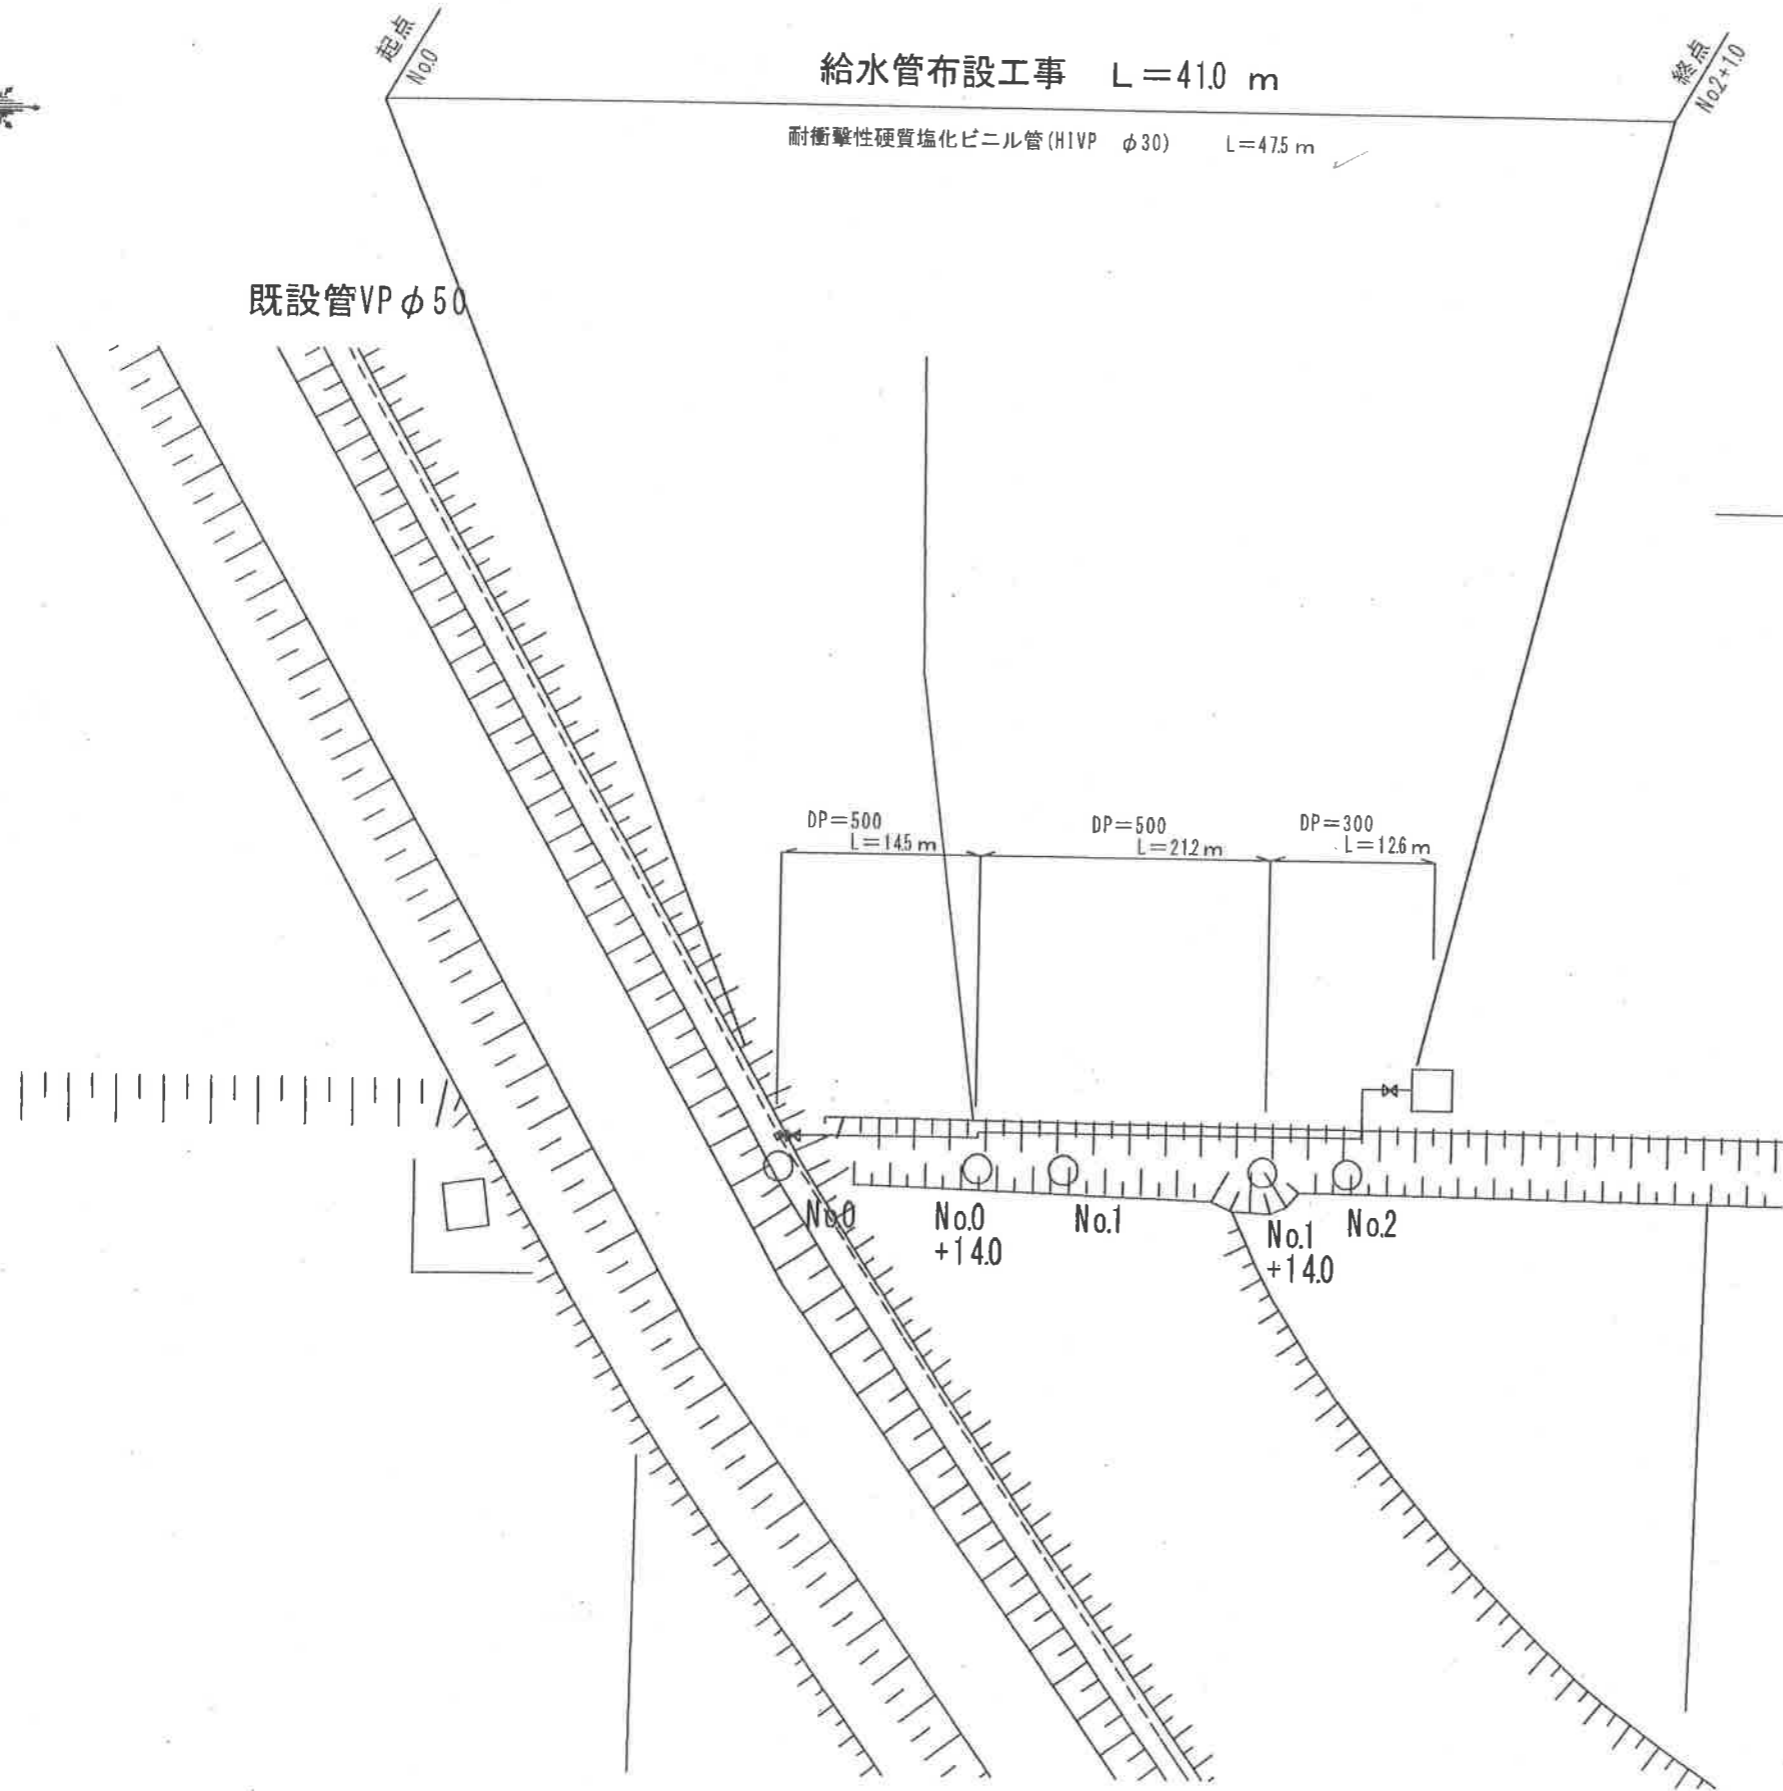


平面図 S 1:500




横断面図 S 1:100

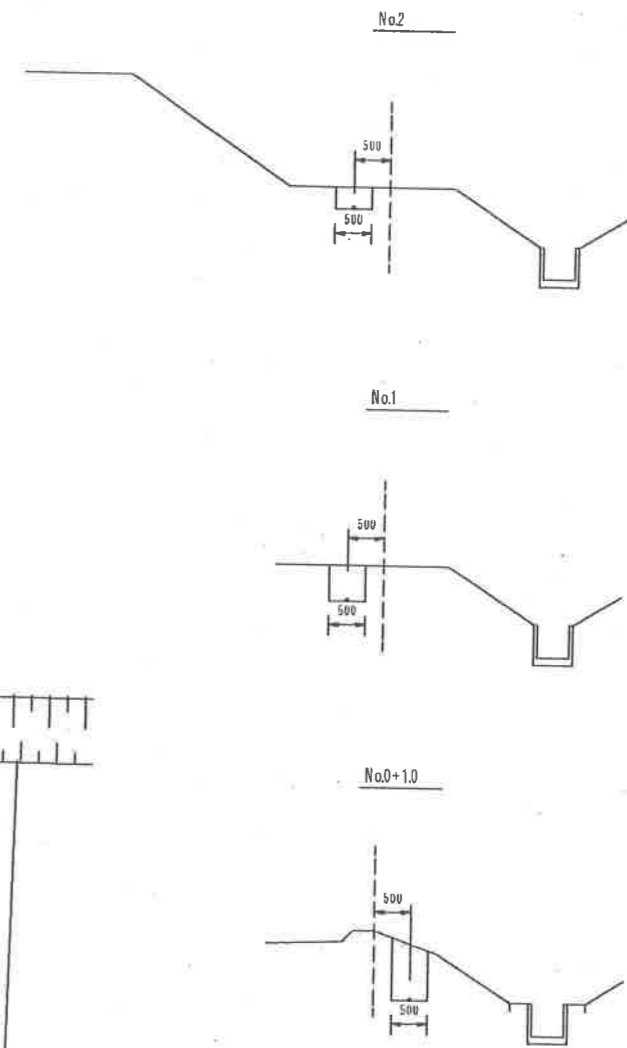


(竣工)

工事名	給水管布設工事		
図面名	平面図、標準断面図		
作成年月日			
縮尺	図示	図面番号	1 2
会社名			
事業者名	越山市役所		

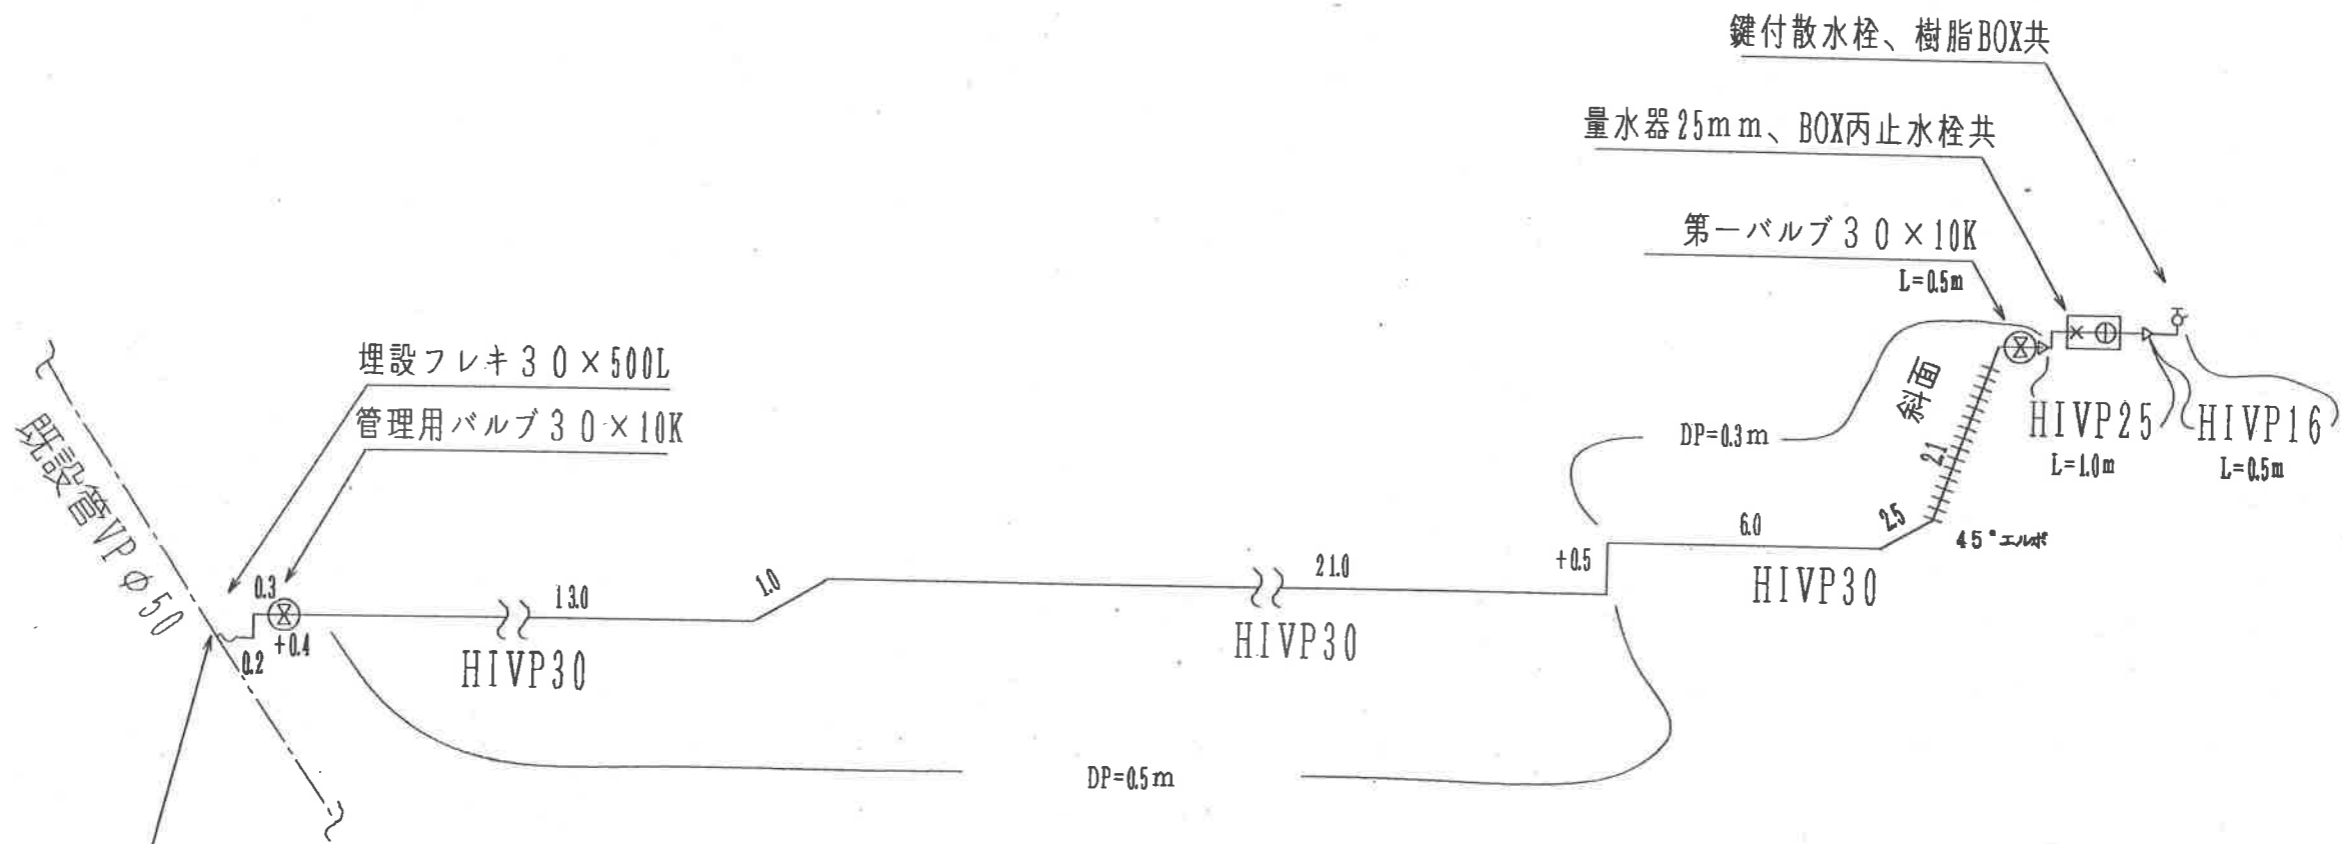

VP50  $\times$  30 サドル分水栓

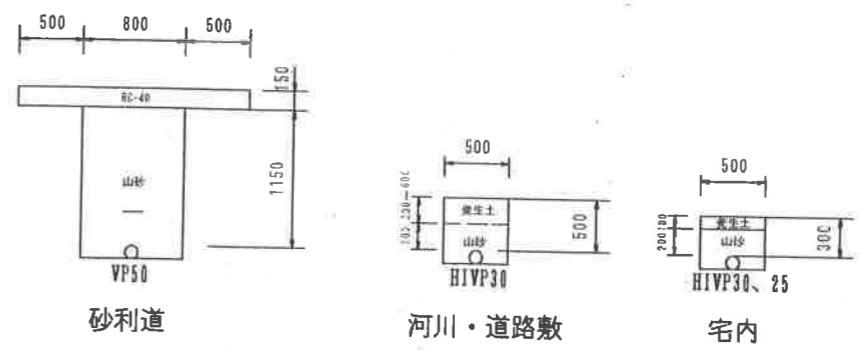

(竣工)

工事名	給水管布設工事		
図面名	管割図		
作成年月日			
縮尺	1/50	図番	2 2
会社名			
事業者名	船山市役所		